


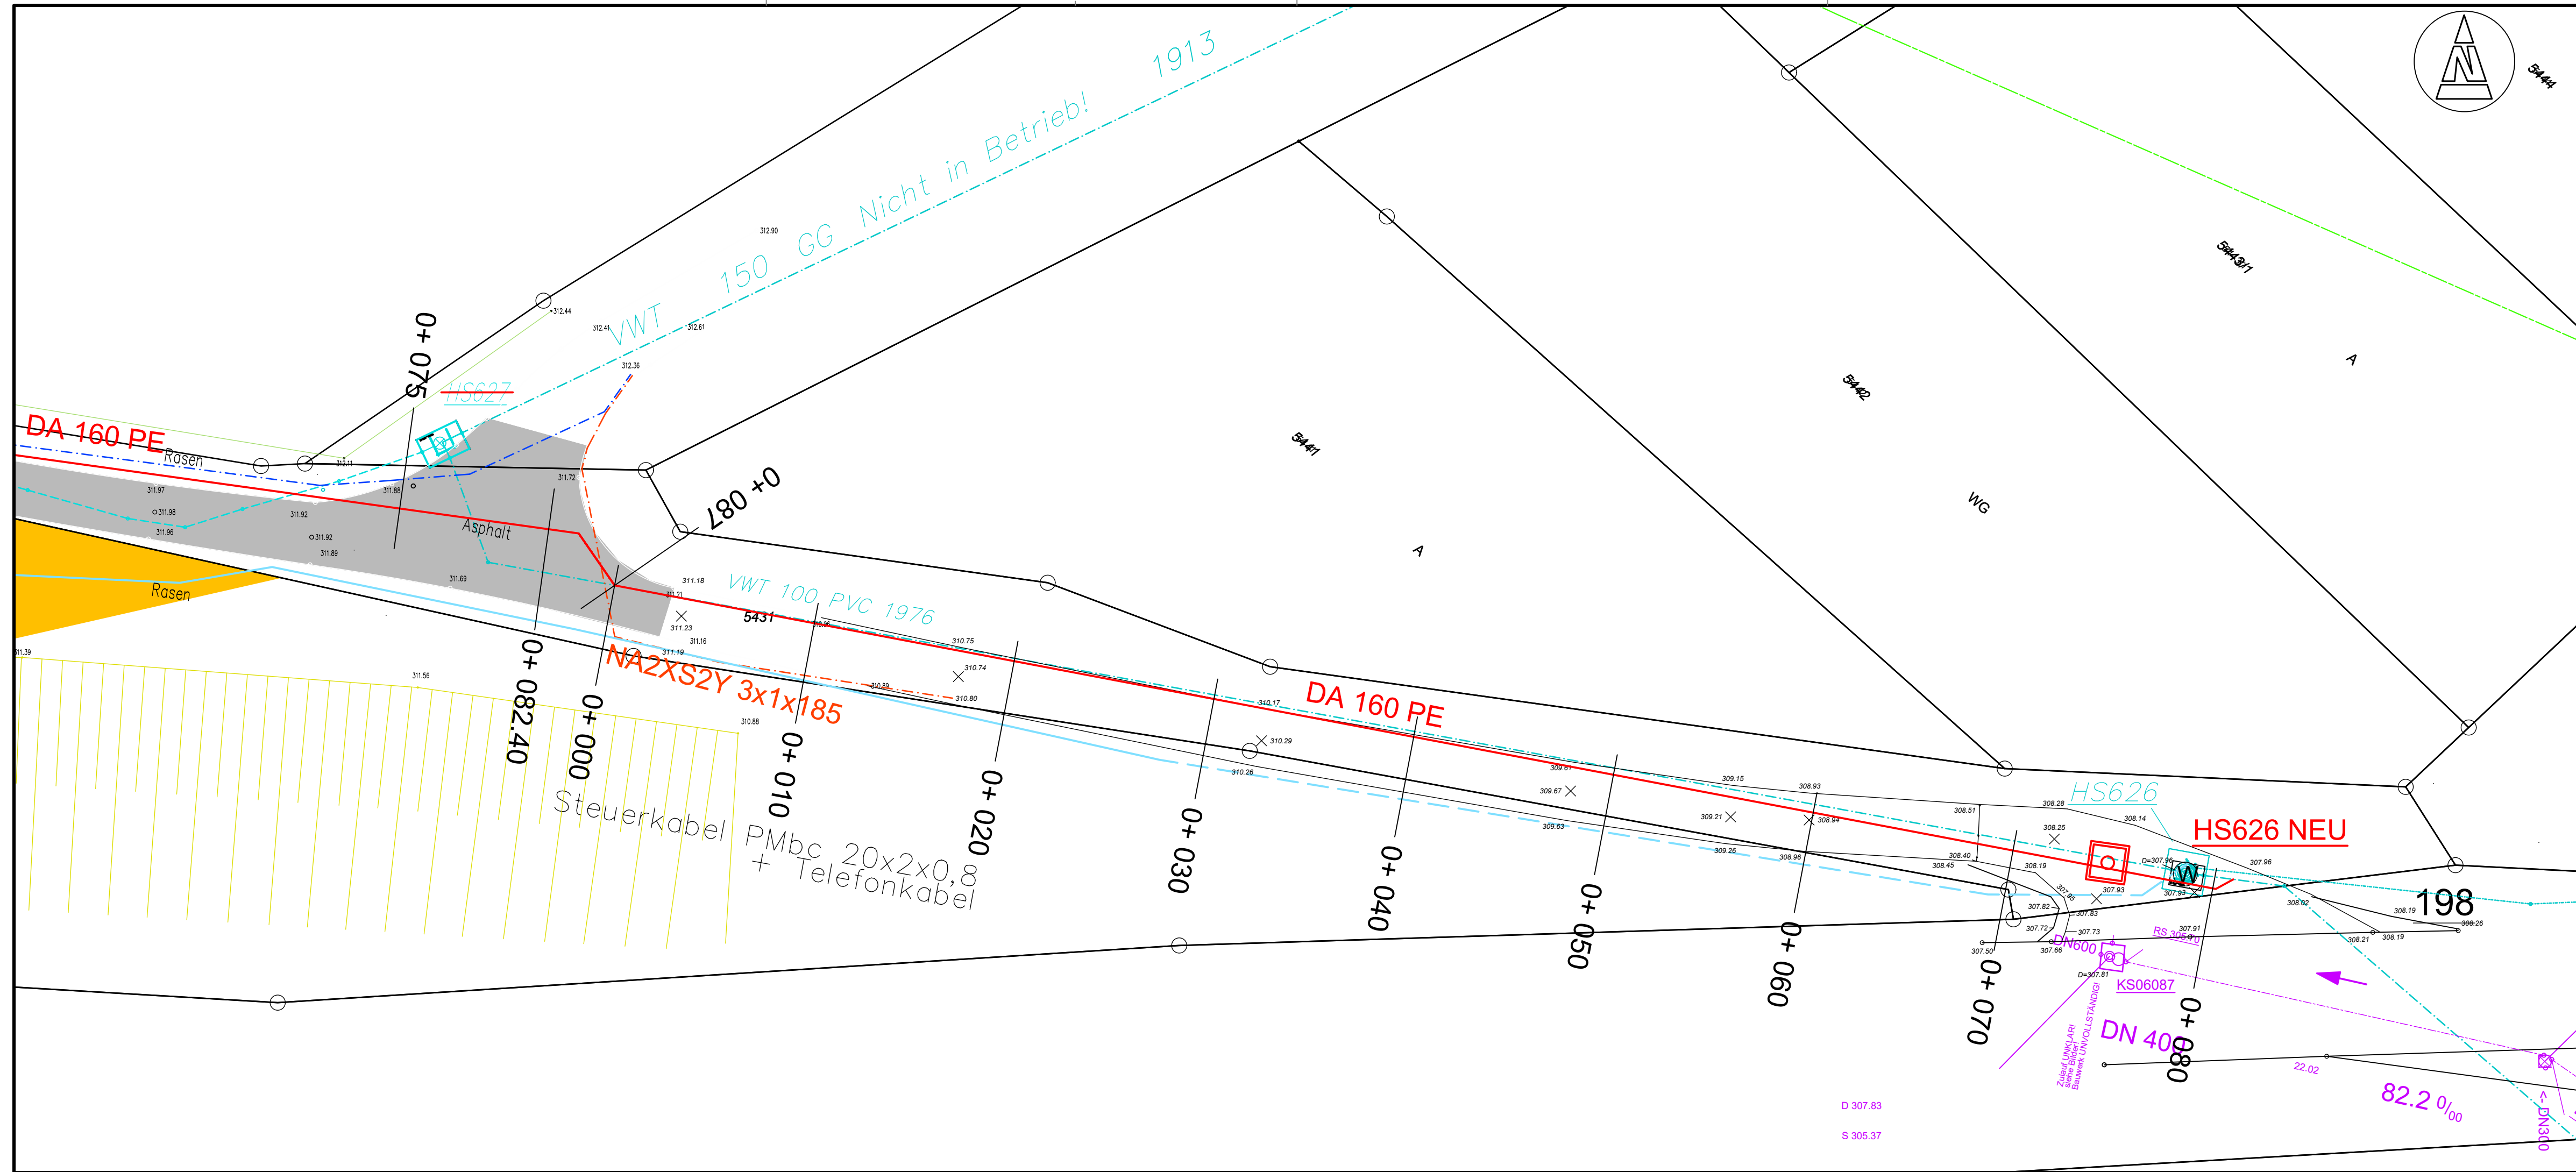

- Legende:**
- Wasserleitung - Bestand
 - Wasserleitung - Bestand geortet
 - Wasserleitung - Bestand - Ortung begradigt
 - Wasserleitung - Planung - offene Bauweise
 - Wasserleitung - Planung - Notversorgung
 - Energiekabel (Beleuchtung) - erdverlegt
 - Energiekabel NS - erdverlegt
 - Energiekabel NS - Freileitung
 - Energiekabel MS - erdverlegt
 - Fernmeldekabel - erdverlegt



Gemeinde Cleebornn
Keltergasse 2
74389 Cleebornn



**Raith
Ingenieur**
www.raith-ing.de

Schloßhof 9
71686 Remseck am Neckar
Büro: 07146 9908759
Mobil: 0163 5832326
Mail: info@raith-ing.de

**Druck- und Fallleitung
PW Gabelberg – HB Michaelsberg**

Lageplan 4 -
Verlängerung Baumaßnahme bis Schacht HS 626

AUSFÜHRUNG

Plan-Nr.: 12501701-1/5LP07
Plan-Index:
Maßstab: 1 : 200

Anerkannt/Freigegeben:

Datei-Code: 12501701_1_5LP07_Ausführung_250704 Layout: 5LP07_A1_A4

07.07.2025