


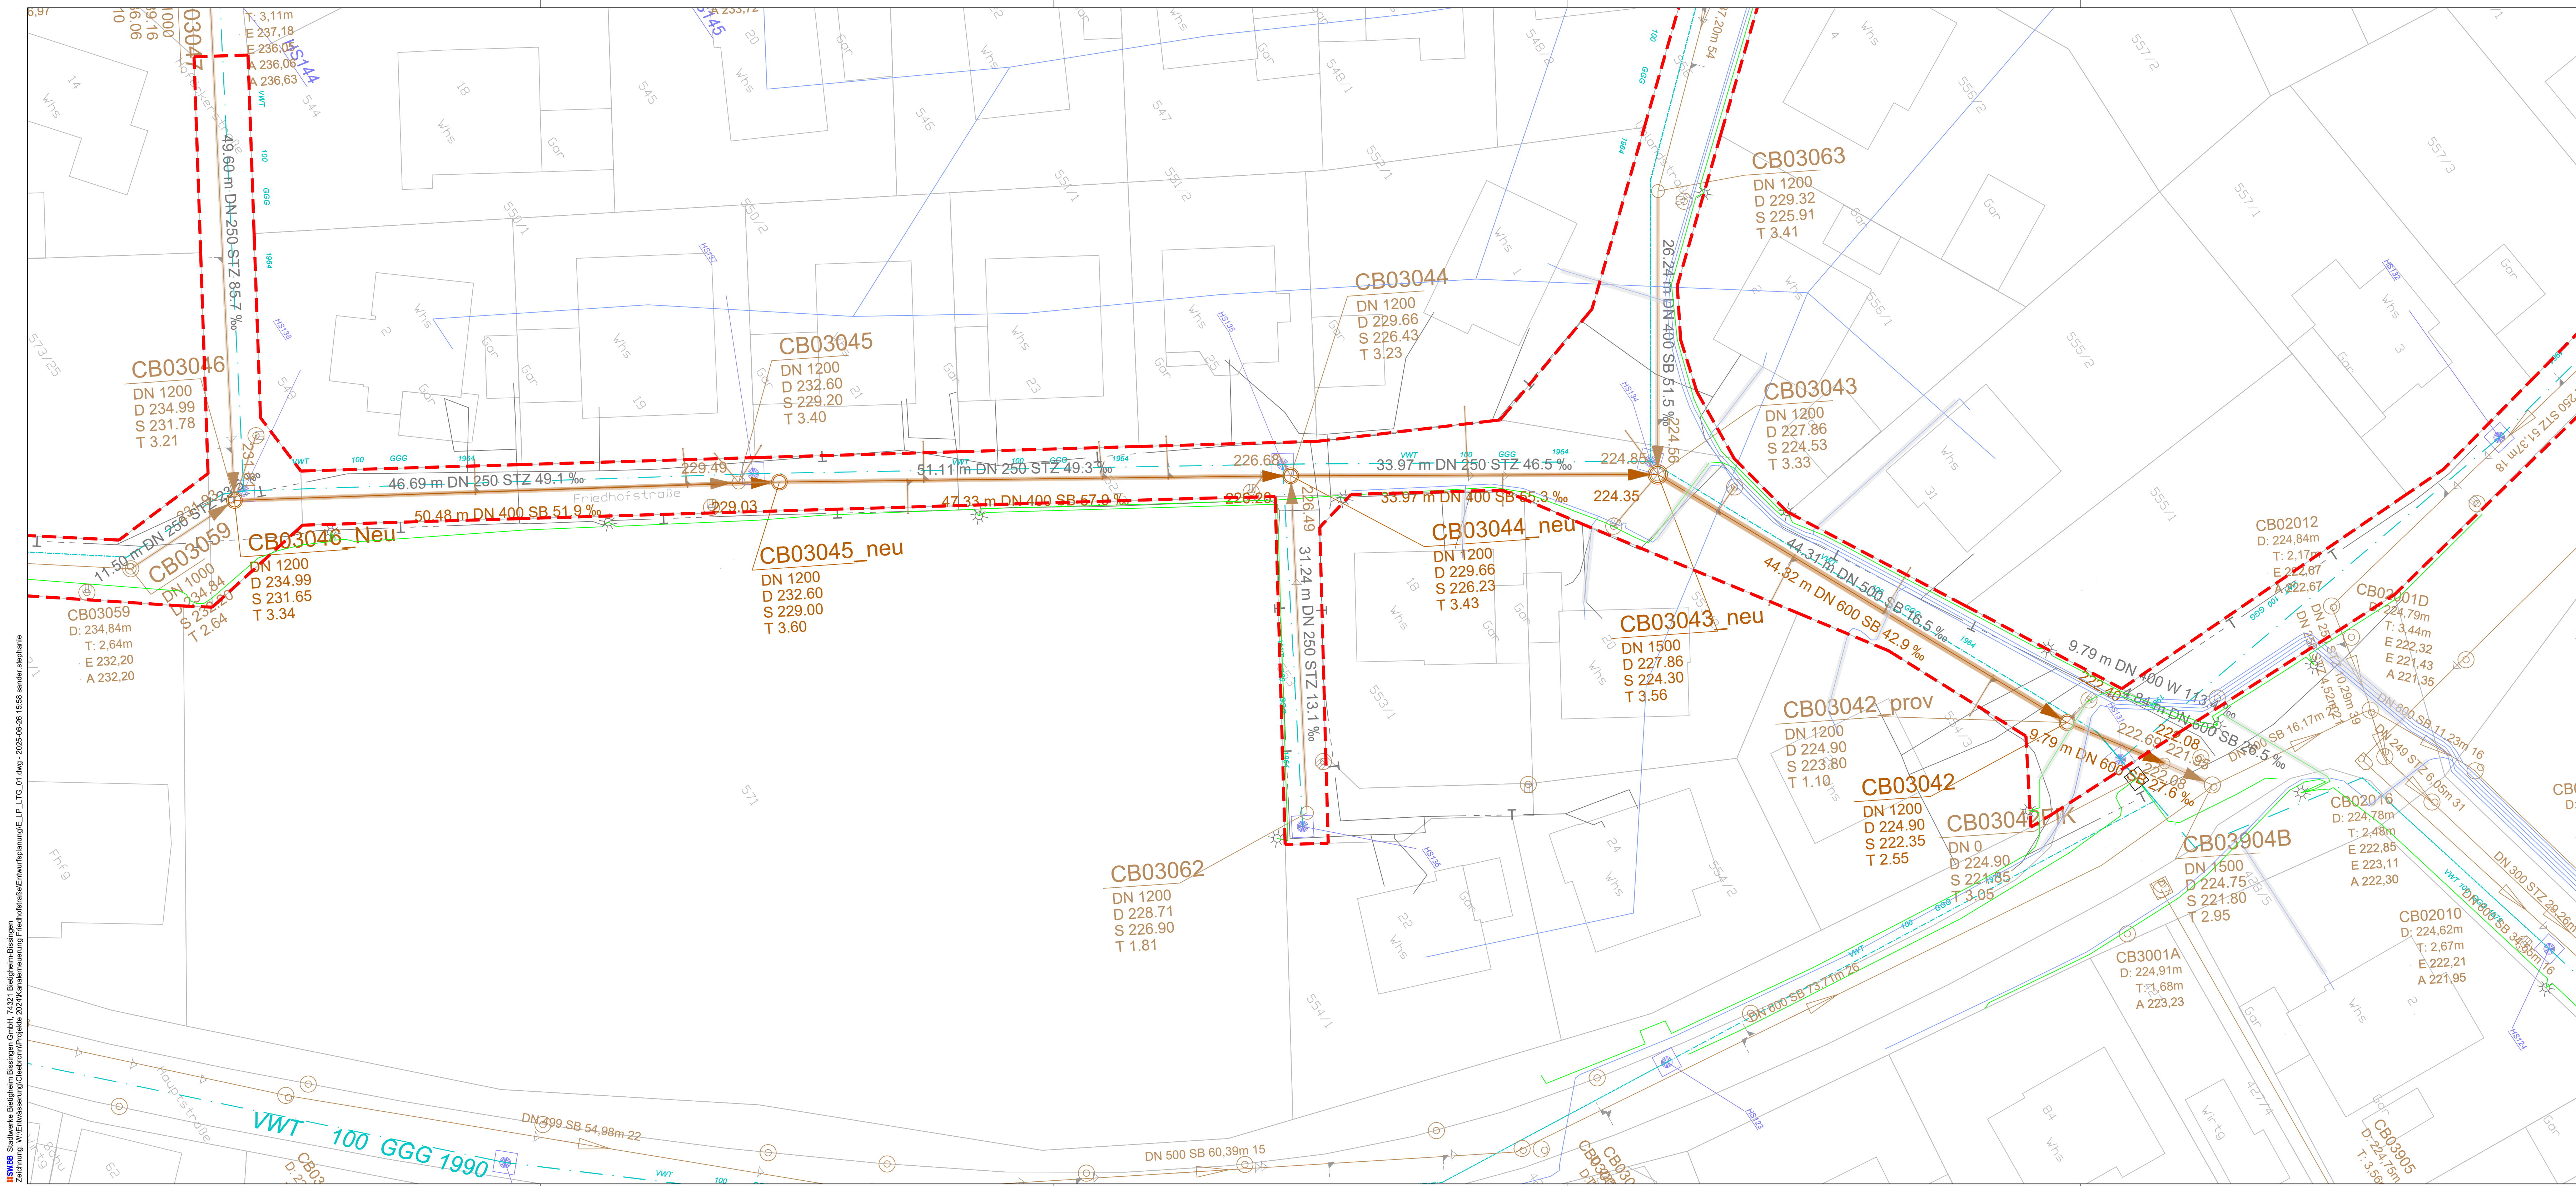

SWBB Stadtwerke Bietigheim-Bissingen GmbH, 74321 Bietigheim-Bissingen
Zeichnung: VV Entwässerung Cleeborn-Projekt 2024 Kanalrenewing Friedhofstraße Entwässerungsplanung/ELP_LITG_01.dwg 2025-06-26 15:58 sender:stephane

LEGENDE			
Bestand:		Planung:	
	Kanal Mischwasser		Kanal Mischwasser
	Kanal Schmutzwasser		Kanal Schmutzwasser
	Kanal Regen-/Oberflächenwasser		Kanal Regen-/Oberflächenwasser
	Wasserleitung		Wasserleitung
	Gasleitung Niederdruck		Gasleitung Niederdruck
	Gasleitung Mitteldruck		Gasleitung Mitteldruck
	Lichtwellenleiter		Lichtwellenleiter
	Straßenbeleuchtung		Straßenbeleuchtung
	Strom Niederspannung		Strom Niederspannung
	Strom Mittelspannung		Strom Mittelspannung
	Fernwärme/-kälte Vorlauf		Fernwärme/-kälte Vorlauf
	Fernwärme/-kälte Rücklauf		Fernwärme/-kälte Rücklauf
	Fernwärme Doppelrohr		Fernwärme Doppelrohr
	Telekom / Vodafone		Rückbau Leitung

Index	Datum	Zeichen	Änderungen
E			
D			
C			
B			
A			



Stadtwerke Bietigheim-Bissingen GmbH

Rötestraße 8
74321 Bietigheim-Bissingen
Telefon: (07142) 7887-401
Telefax: (07142) 7887-309
e-mail: info@sw.bb.de
Internet: www.sw-bb.de

Auftraggeber:

Gemeinde Cleeborn
Keltergasse 2
74389 Cleeborn



Weinort am Michaelsberg

Projekt:

Cleeborn
Kanalerneuerung Friedhofstraße
(Umsetzung AKP)

Planinhalt:

Lageplan Entwässerung

Planungsphase:

Entwurfsplanung

Lagesystem: GK ☐ UTM ☒		Höhensystem:	
Bearbeitet: Sander	Gefertigt:	Bietigheim-Bissingen, den 07.10.2024	
Gesehen: Ruf	Projektnummer P-240031	Zeichnungsnummer 03 - 07.1	Maßstab 1:250
		Größe m² 0,43	Index
			Fertigung 1

Vorabzug